




**LEGENDA:**

- - istniejąca wew. instalacja gazu
- - projektowana wew. instalacja gazu
-  - projektowana kuchenka gazowa cztrpalnikowa
-  - projektowany kocioł dwufunkcyjny z zamkniętą komorą spalania o mocy 24 kW
-  - Istniejący gazomierz dla lokalu mieszkalnego 2/8

**UWAGA:**

1. Gazomierze należy instalować na wysokości od 0,3 m do 1,8 m od poziomu podłogi do spodu gazomierza.
2. W lokalu mieszkalnym nr 7 należy zlikwidować istniejący piec kuchenny.
3. Gazomierz dla lokalu mieszkalnego nr 7 należy zamontować pod istniejącym gazomierzem zgodnie z rysunkiem nr 2015056-01-R08

RYSUNEK NR:

**2015056 - 01 - R04**



AUTORSKA PRACOWNIA PROJEKTOWA  
ul. Poczdamska 1 67-200 Głogów tel. 76 835 81 88

RYSUNEK:

**INSTALACJA GAZOWA - RZUT  
PODDASZA UL. TĘCZOWA 2**

SKALA:

**1:100**

TEMAT:

WEWNĘTRZNA INSTALACJA GAZU W LOKALACH MIESZKALNYCH  
ZLOKALIZOWANYCH W BUDYNKACH WIELORODZINNYCH PRZY  
UL. TĘCZOWEJ 2/7, 21/2, 21/6 W RUSZOWICACH

DATA:

26-11-2015

OBIEKT:


BUDYNEK MIESZKALNY WIELORODZINNY  
ul. Tęczowa 2, działka nr 217/2  
67-210 Ruszowice

PROJEKTANT:




mgr inż. Jerzy Burda  
uprawn. budowl. nr 30/83/Lw  
specj. instalacyjno-inżynierska

ASYSTENT:

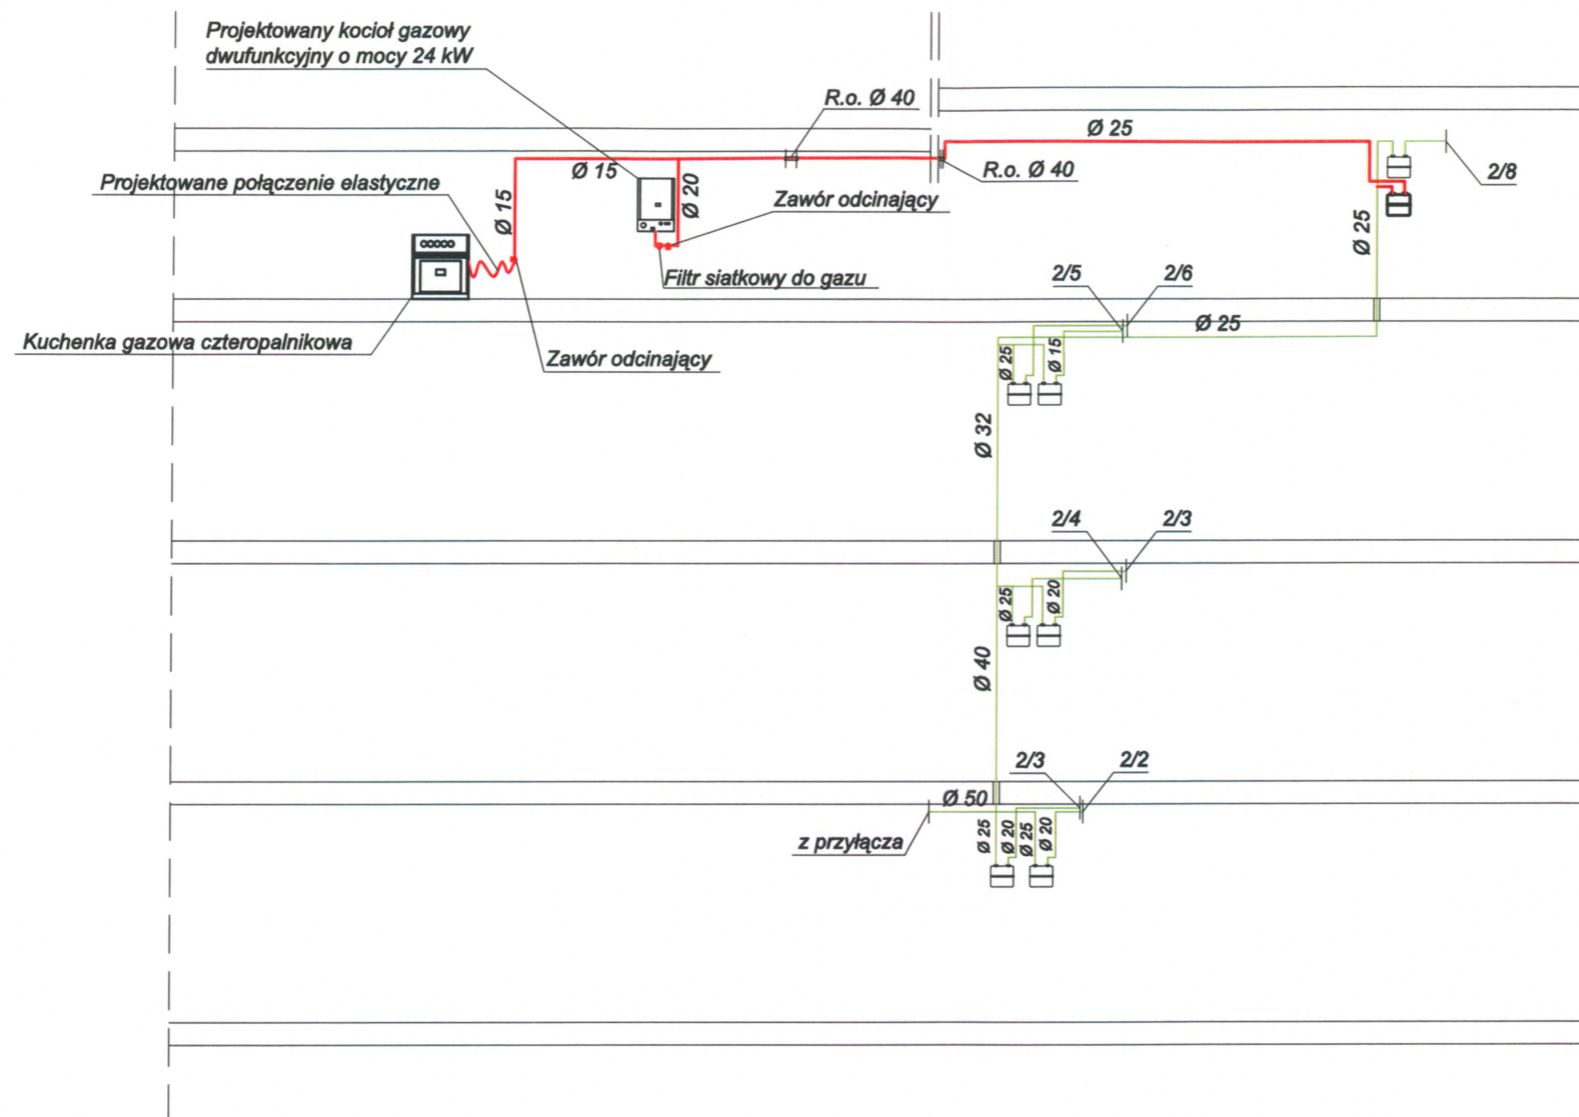inż. Aneta Bodak



**LEGENDA:**

- - istniejąca wew. instalacja gazu
- - projektowana wew. instalacja gazu
-  - projektowana kuchenka gazowa czteropalnikowa
-  - projektowany kocioł dwufunkcyjny z zamkniętą komorą spalania o mocy 24 kW
-  - projektowany gazomierz dla lokalu mieszkalnego 2/7, typ G4

**UWAGA:**

1. Gazomierz należy instalować na wysokości od 0,3 m do 1,8 m od poziomu podłogi do spodu gazomierza.

RYSUNEK NR:

**2015056 - 01 - R08**



AUTORSKA PRACOWNIA PROJEKTOWA  
ul. Poczdamska 1 67-200 Głogów tel. 76 835 81 88

RYSUNEK:

**ROZWIĘCIE INSTALACJI GAZU  
UL. TĘCZOWA 2**

SKALA:

**1:100**

TEMAT:

WEWNĘTRZNA INSTALACJA GAZU W LOKALACH MIESZKALNYCH  
ZLOKALIZOWANYCH W BUDYNKACH WIELORODZINNYCH PRZY  
UL. TĘCZOWEJ 2/7, 21/2, 21/6 W RUSZOWICACH

DATA:

26-11-2015

OBIEKT:


BUDYNEK MIESZKALNY WIELORODZINNY  
ul. Tęczowa 2, działka nr 217/2  
67-210 Ruszowice

PROJEKTANT:




mgr inż. Jerzy Burda  
uprawn. budowl. nr 30/83/Lw  
specj. instalacyjno-inżynierska

ASYSTENT:

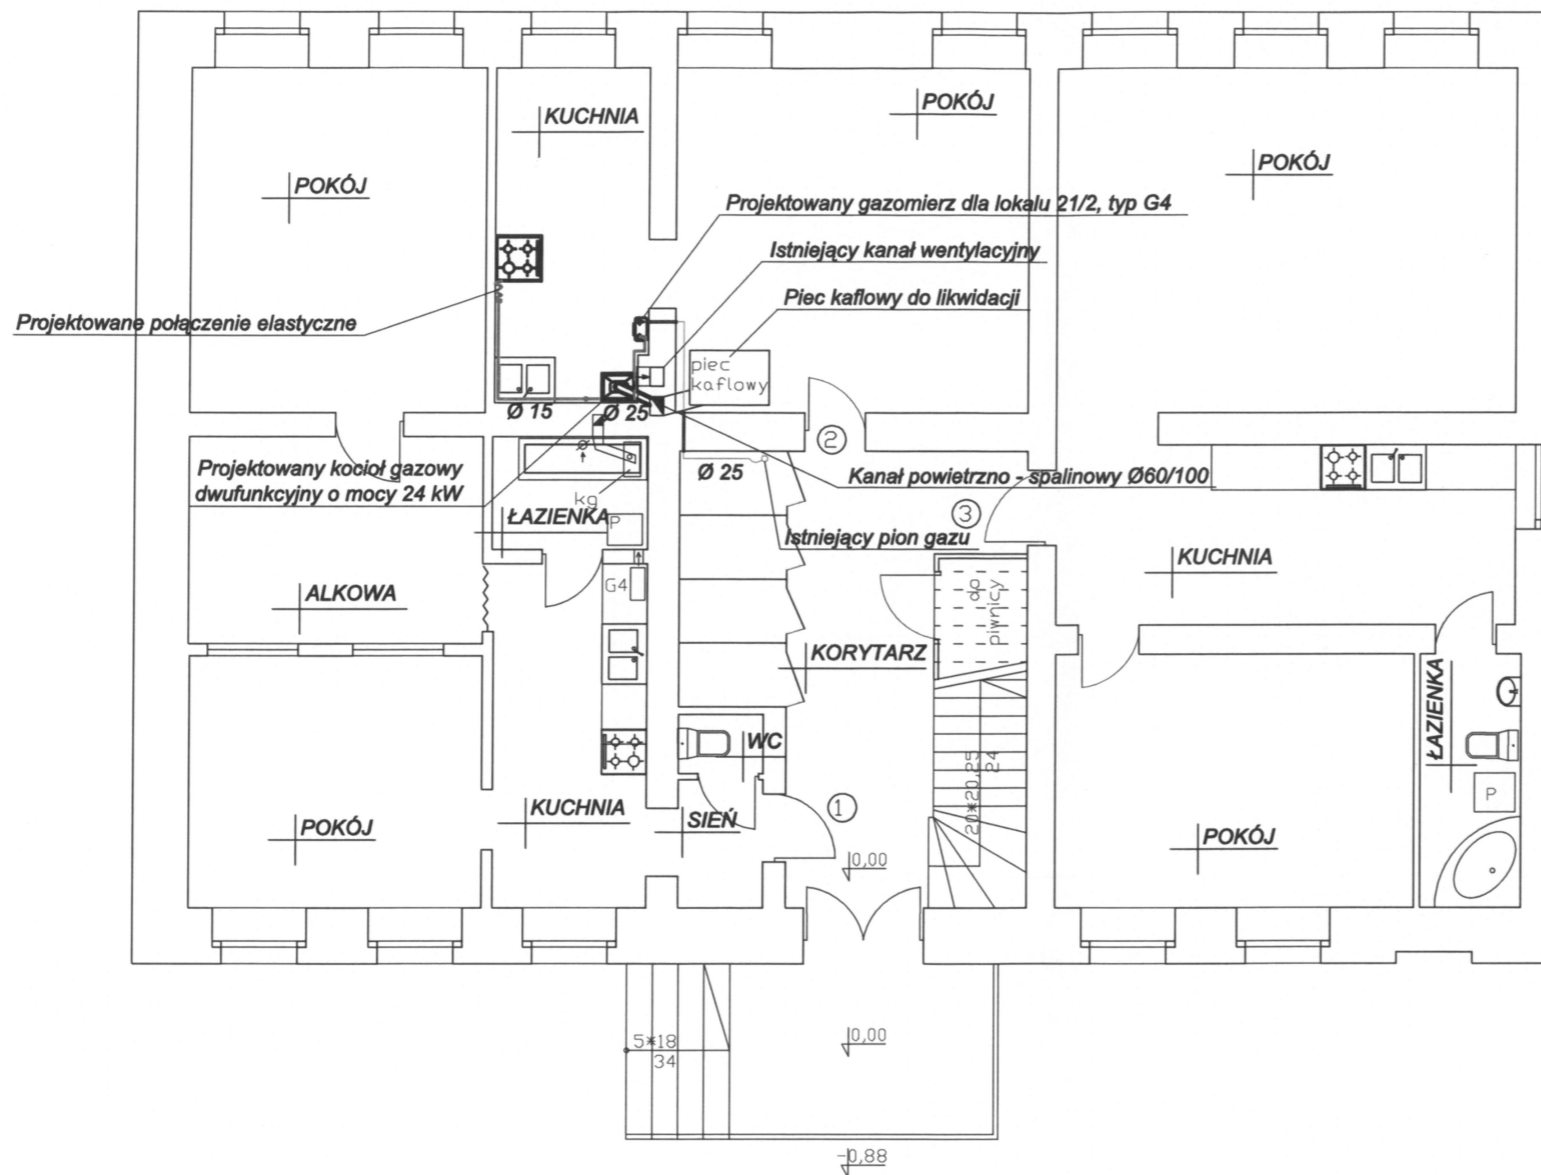inż. Aneta Bodak



**LEGENDA:**


- - istniejąca wew. instalacja gazu
- - projektowana wew. instalacja gazu
-  - projektowana kuchenka gazowa cztrpalnikowa
-  - projektowany kocioł dwufunkcyjny z zamkniętą komorą spalania o mocy 24 kW
-  - projektowany gazomierz dla lokalu mieszkalnego 21/2, typ G4

**UWAGA:**




1. Gazomierze należy instalować na wysokości od 0,3 m do 1,8 m od poziomu podłogi do spodu gazomierza.

RYSUNEK NR:		
<b>2015056 - 01 - R06</b>		
 AUTORSKA PRACOWNIA PROJEKTOWA ul. Poczdamska 1 67-200 Głogów tel. 76 835 81 88		
RYSUNEK:	INSTALACJA GAZOWA - RZUT PARTERU UL. TĘCZOWA 21	SKALA: <b>1:100</b>
TEMAT:	WEWNĘTRZNA INSTALACJA GAZU W LOKALACH MIESZKALNYCH ZLOKALIZOWANYCH W BUDYNKACH WIELORODZINNYCH PRZY UL. TĘCZOWEJ 27, 21/2, 21/6 W RUSZOWICACH	DATA: 26-11-2015
OBIEKT:	BUDYNEK MIESZKALNY WIELORODZINNY ul. Tęczowa 21, działka nr 254 67-210 Ruszowice	
PROJEKTANT:	mgr inż. Jerzy Burda uprawn. budowl. nr 30/83/Lw specj. instalacyjno-inżynierska	
ASYSTENT:	inż. Aneta Bodak	

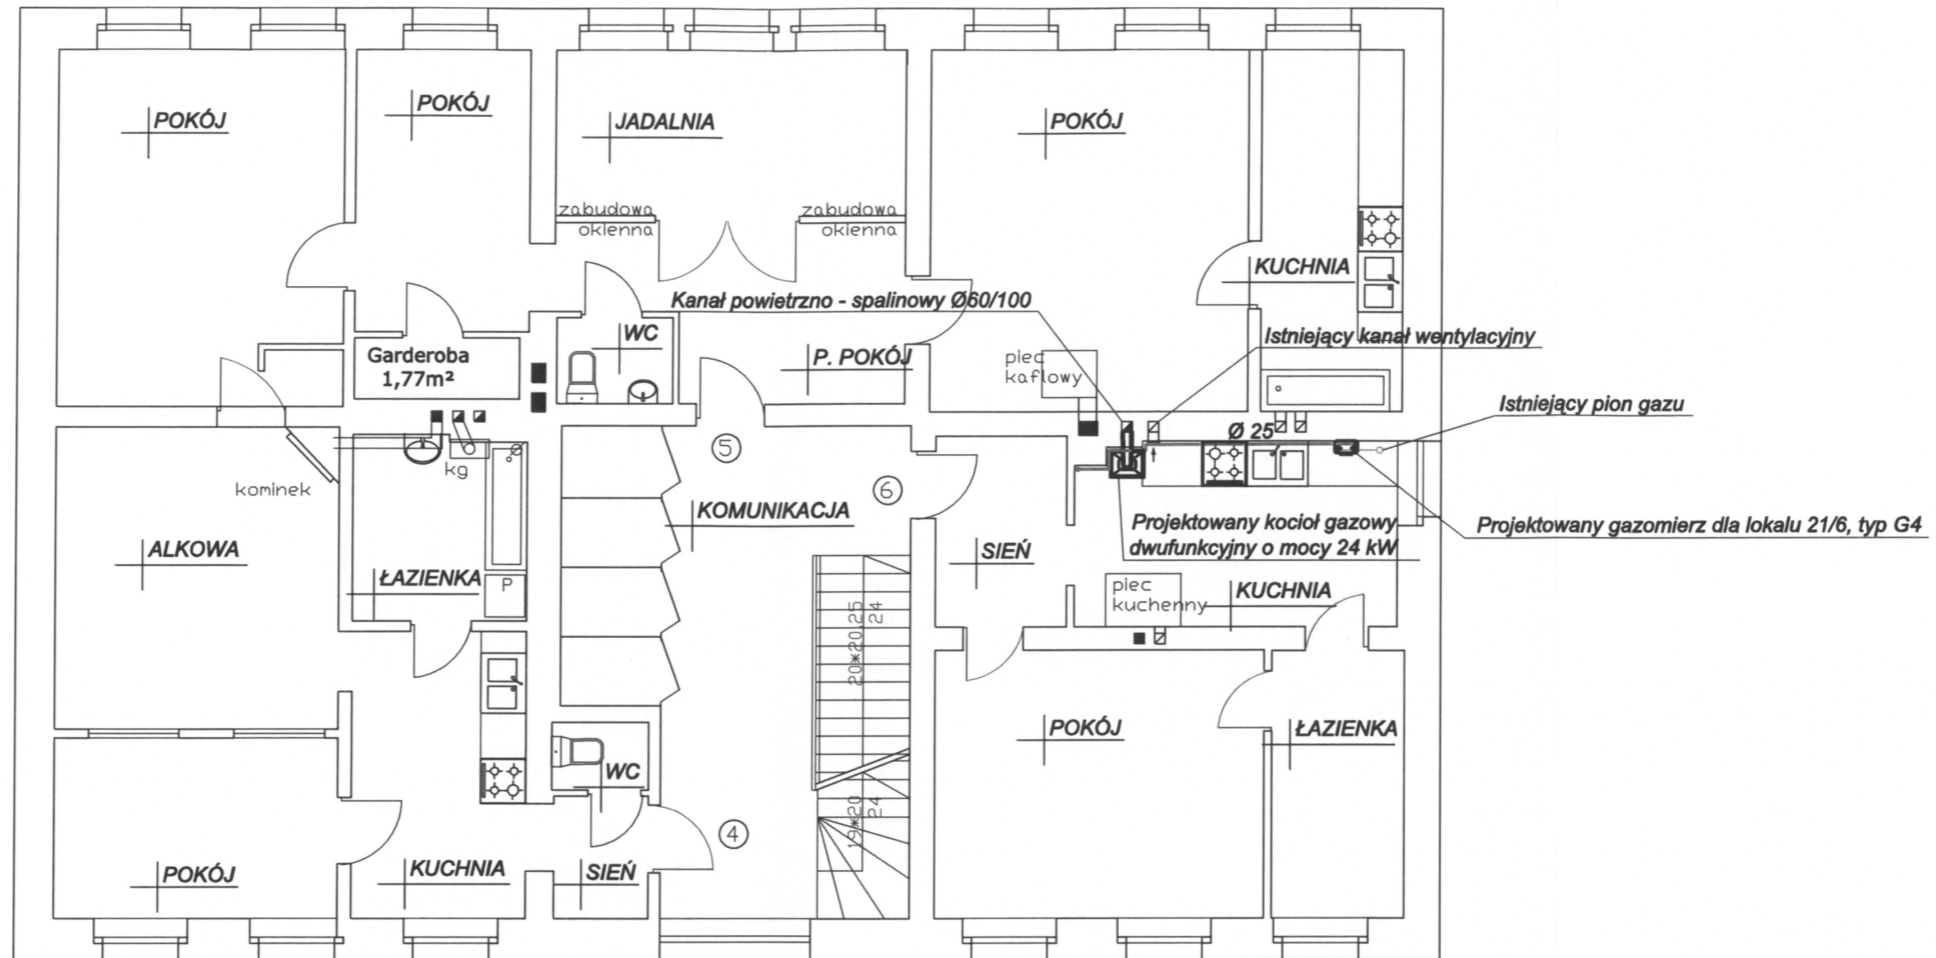



**LEGENDA:**


- - istniejąca wew. instalacja gazu
- - projektowana wew. instalacja gazu
-  - projektowana kuchenka gazowa cztrpalnikowa
-  - projektowany kocioł dwufunkcyjny z zamkniętą komorą spalania o mocy 24 kW
-  - projektowany gazomierz dla lokalu mieszkalnego 21/6, typ G4

**UWAGA:**




1. Gazomierze należy instalować na wysokości od 0,3 m do 1,8 m od poziomu podłogi do spodu gazomierza.

RYSUNEK NR:		<b>2015056 - 01 - R07</b>
		AUTORSKA PRACOWNIA PROJEKTOWA ul. Poczdamska 1 67-200 Głogów tel. 76 835 81 88
RYSUNEK:	INSTALACJA GAZOWA - RZUT PIĘTRA UL. TĘCZOWA 21	SKALA: <b>1:100</b>
TEMAT:	WEWNĘTRZNA INSTALACJA GAZU W LOKALACH MIESZKALNYCH ZLOKALIZOWANYCH W BUDYNKACH WIELORODZINNYCH PRZY UL. TĘCZOWEJ 27, 21/2, 21/6 W RUSZOWICACH	DATA: 26-11-2015
OBIEKT:	BUDYNEK MIESZKALNY WIELORODZINNY ul. Tęczowa 21, działka nr 254 67-210 Ruszowice	
PROJEKTANT:	mgr inż. Jerzy Burda uprawn. budowl. nr 30/83/Lw specj. instalacyjno-inżynierska	
ASYSTENT:	inż. Aneta Bodak	

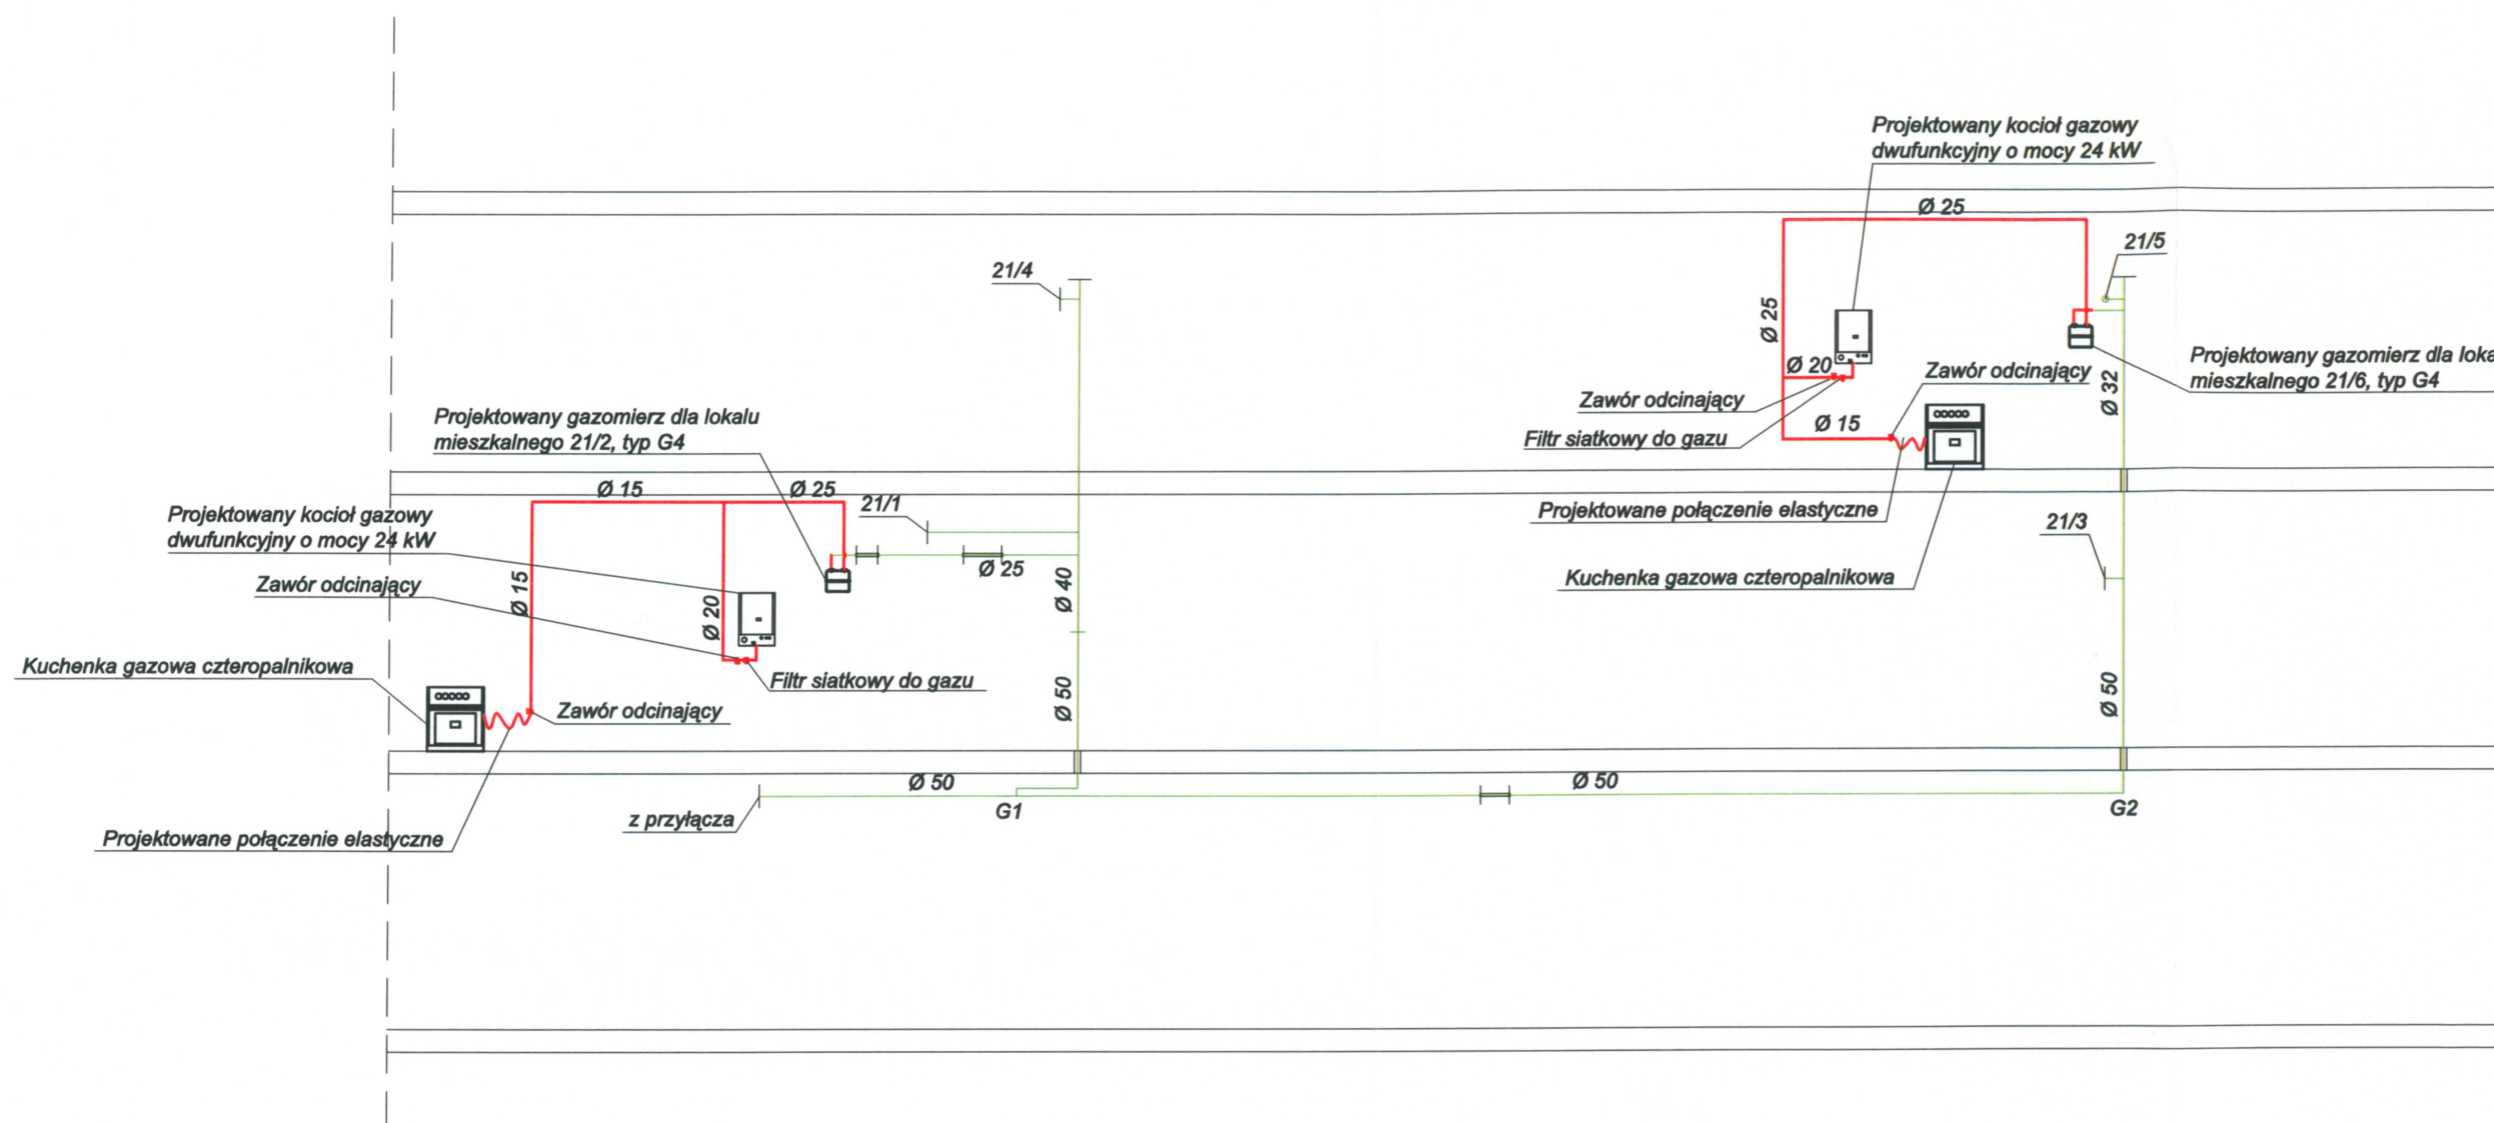



**LEGENDA:**

- - istniejąca wew. instalacja gazu
- - projektowana wew. instalacja gazu
-  - projektowana kuchenka gazowa czteropalnikowa
-  - projektowany kocioł dwufunkcyjny z zamkniętą komorą spalania o mocy 24 kW
-  - projektowany gazomierz dla lokali mieszkalnych 21/2 i 21/6, typ G4

**UWAGA:**

1. Gazomierze należy instalować na wysokości od 0,3 m do 1,8 m od poziomu podłogi do spodu gazomierza.

RYSUNEK NR:

**2015056 - 01 - R09**



AUTORSKA PRACOWNIA PROJEKTOWA  
ul. Poczdamska 1 67-200 Głogów tel. 76 835 81 88

RYSUNEK: **ROZWIĘCIE INSTALACJI GAZU  
UL. TĘCZOWA 21**

SKALA:  
**1:100**

TEMAT: **WEWNĘTRZNA INSTALACJA GAZU W LOKALACH MIESZKALNYCH  
ZLOKALIZOWANYCH W BUDYNKACH WIELORODZINNYCH PRZY  
UL. TĘCZOWEJ 2/7, 21/2, 21/6 W RUSZOWICACH**

DATA:  
**26-11-2015**

OBIEKT: **BUDYNEK MIESZKALNY WIELORODZINNY  
ul. Tęczowa 21, działka nr 254  
67-210 Ruszowice**

PROJEKTANT: **mgr inż. Jerzy Burda  
uprawn. budowl. nr 30/83/Lw  
specj. instalacyjno-inżynierska**

ASYSTENT: **inż. Aneta Bodak**