



Wskazano skoordynowane projekty w zakresie opracowania

Nie wyklucza się występowania na zakreślonym obszarze innych elementów podziemnego uzbrojenia terenu, których nie uwzględniono w projekcie w zakresie opracowania

# ARKUSZ 2

Kontur użytku gruntowego oznaczony (B) nie jest ujawniony w bazie



**STAROSTWO POWIATOWE**  
w Głogowie  
ul. Sikorskiego 21  
67-200 Głogów

Poświadczam, że niniejszy dokument jest wynikiem prac geodezyjnych i zawiera dane techniczne i materiały państwowego zasobu geodezyjnego i kartograficznego.  
Organ prowadzący państwowy zasób geodezyjny i kartograficzny  
Identyfikator ewidencyjny materiału zasobu - operatu technicznego  
Data wpisania operatu technicznego do ewidencji materiałów zasobu  
Imię, nazwisko i podpis osoby reprezentującej organ

*Ujęcie odcinają projektowanej sieci wodociągowej*

**OZNACZENIA:**

**ELEMENTY ISTNIEJĄCE:**

- granice działek
- zasięg istniejących hydrantów p.poz.

**ELEMENTY PROJEKTOWANE:**

- projektowana sieć wodociągowa dz160PEHD
- projektowane hydranty nadziemne p.poz.; ciśnienie 0,2MPa; wydajność 10l/s
- zasięg projektowanych hydrantów p.poz.

Z up. WÓJTA  
*Karla Kaleta*  
Kierownik Referatu Środowiska i Dróg

Załącznik do decyzji  
SD. 704.55. 2019-1  
Z up. WÓJTA  
*Karla Kaleta*  
Alina Kaleta  
Kierownik Referatu Środowiska i Dróg

PROJEKT	BUDOWA SIECI WODOCIĄGOWEJ ŁĄCZĄCEJ SIECI WODOCIĄGOWE W MIEJSCOWOŚCIACH SERBY - SERBY STARE	
INWESTOR:	GMINA GŁOGÓW UL. PIASKOWA 1, 67-200 GŁOGÓW	skala: 1:500
ADRES INWESTYCJI	SERBY, DZ. NR 554/1, 570, 564/1, 564/2, 563/5, 562/8, 561/9, 144, 5, OBR. 0013 STARE SERBY, JEDN. EWID. 020302_2, GŁOGÓW; GMINA GŁOGÓW.	data: 07.2019
TEMAT RYSUNKU	PROJEKT ZAGOSPODAROWANIA TERENU - ARKUSZ 2	nr rys: 1.2
PROJEKTANT	inż. DANUTA ZIELIŃSKA upr. nr 79/89/Lw w specjal. instalacyjno-inżynierskiej w zakresie sieci wodociągowych i kanalizacyjnych	upr. bpa. nr 79/89/LW DZS/15/693/03 65.11.187.56, ust. 1 §13 ust.1, pkt 4 lit a

Projektowana zasuwa odcinająca kolinierzowa, miękkouszczelniona DN150 z obudową, trzpieniem i skrzynką uliczną, np. typu AVK, Hawle

Projektowany hydrant p.poz.


Projektowany hydrant p.poz.

Zasięg hydrantów

ŁĄCZY ARKUSZ (

ŁĄCZY ARKUSZ 2  
ŁĄCZY ARKUSZ 1

STAROSTWO POWIATOWE  
w Głogowie  
ul. Sikorskiego 21 (14)  
67-200 Głogów

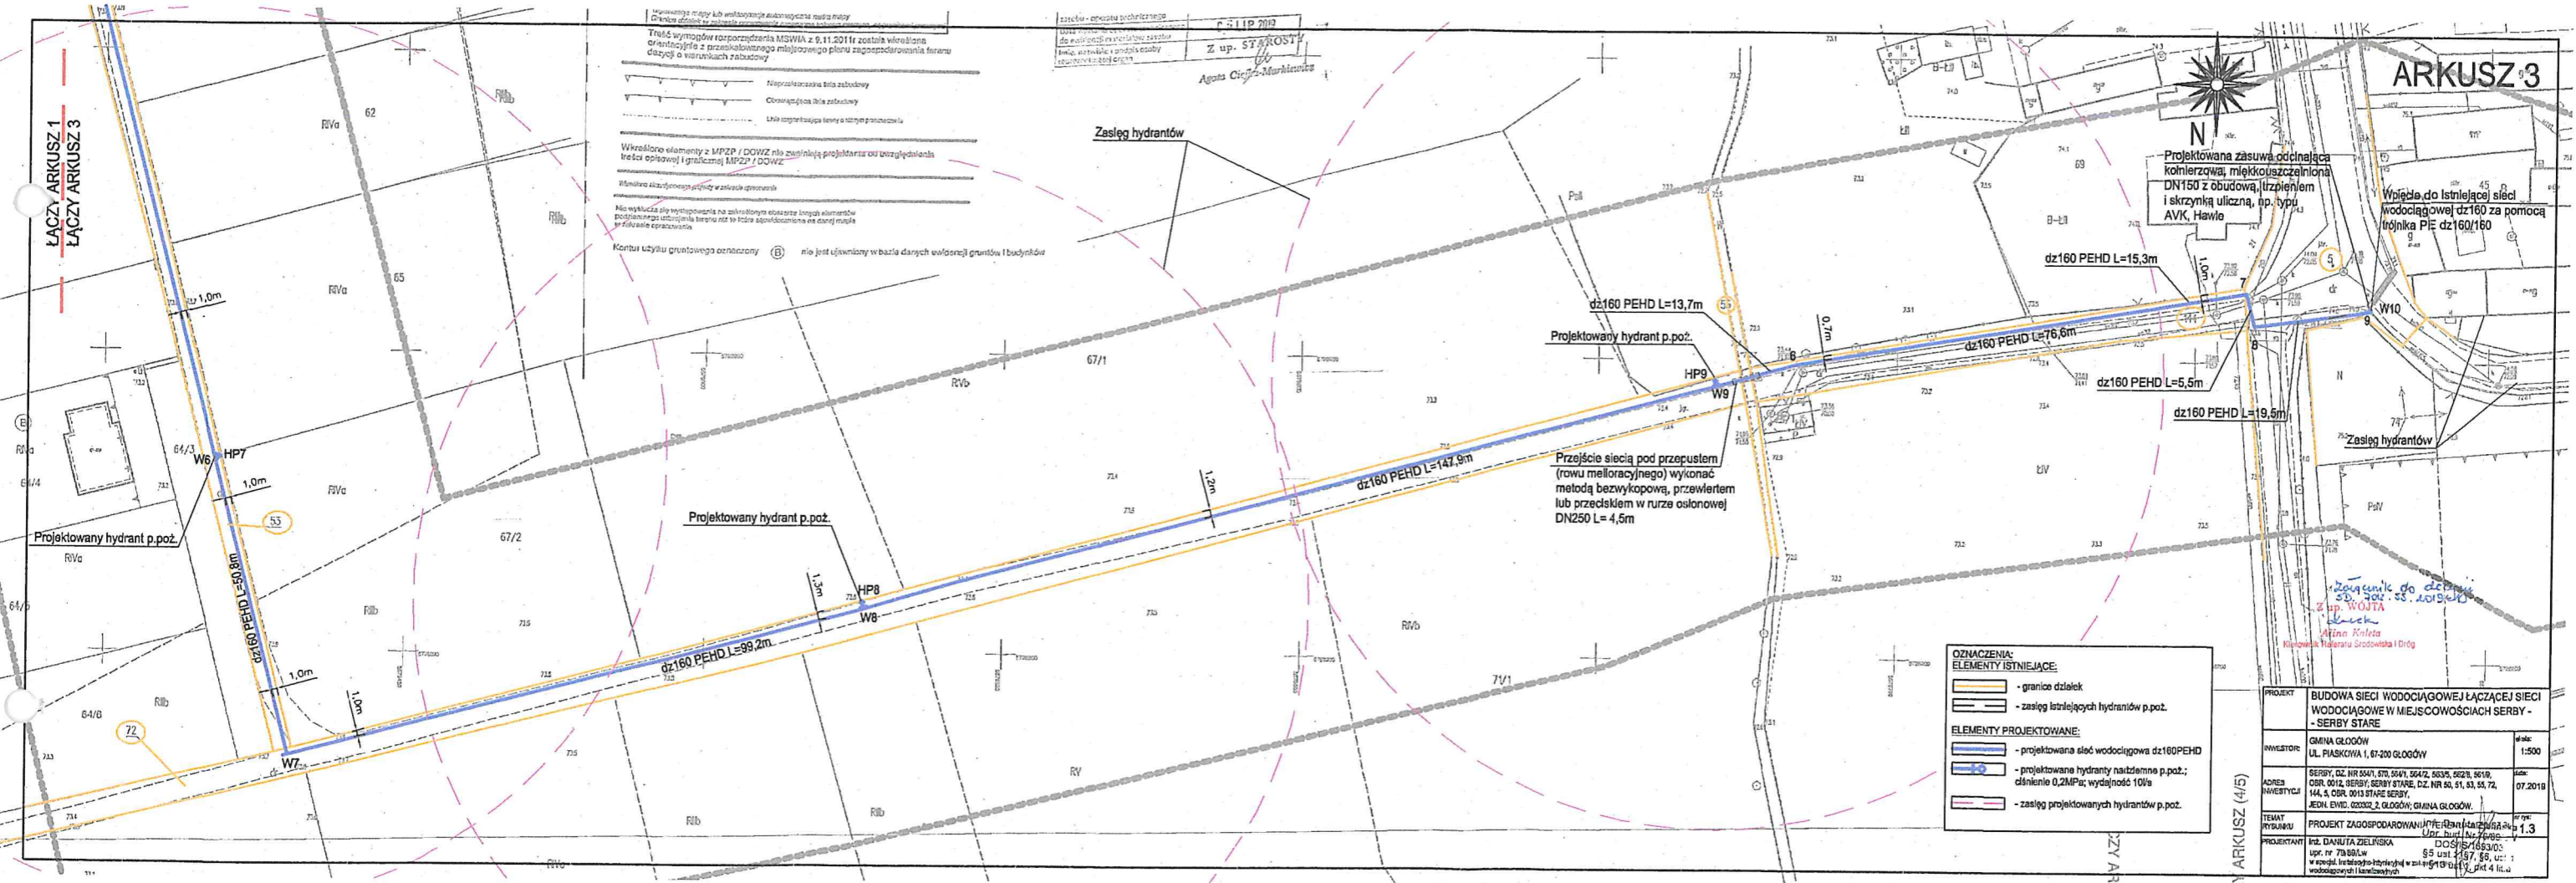

Wymagania między lub wlotowe ewakuacyjne nadziady  
i inne dane z zakresu zaskarżenia nadziady

Trasę wymagów rozporządzenia MSWiA z 0.11.2011r. została określona  
orientacyjnie z przekształconego najbliższego planu zagospodarowania terenu  
dotyczy o warunkach zabudowy

Nierozkazana ścieżka zabudowy  
Obciążenie ścieżki zabudowy  
Linia rozgraniczająca teren o innym przeznaczeniu

Wskazano elementy z MPZP / ODWZ nie zawierające projektanta ani uwzględniające  
treść opławy i granic MPZP / ODWZ

Planowa linia rozgraniczenia w zakresie granic

Nie wykonano się wytyczenia na zakrojonym obszarze linijki elementów  
podstawowych ustaleniach terenu niż to które są wytyczone na danej mapie  
z zakresu opracowania

Kontury użytku gruntowego oznaczone (B) nie jest uwzględniony w bazie danych własnej granic i budynków

zawieszona - opinia techniczna  
C. 11 P. 2010  
Z up. STAROSTY  
Agata Cieślak-Markiewicz

Zasieg hydrantów

dz160 PEHD L=13,7m  
Projektowany hydrant p.poż.  
HP9  
W9

Przebieg sieci pod przepustem  
(rowu melioracyjnego) wykonac  
metodą bezwykopową, przewierłem  
lub przeciekiem w rurze osłonowej  
DN250 L= 4,5m

Projektowana zasawa oddzielająca  
kolierzowa, miękkoszczelniona  
DN150 z obudową, uzupelnieniem  
i skrzynką uliczną, np. typu  
AVK, Hawle

Wpisać do istniejącej sieci  
wodociągowej dz160 za pomocą  
trójnika P/E dz160/160

OZNACZENIA:  
ELEMENTY ISTNIĄCE:  
- granice działek  
- zasięg istniejących hydrantów p.poż.

ELEMENTY PROJEKTOWANE:  
- projektowana sieć wodociągowa dz160PEHD  
- projektowana hydranty nadziemne p.poż.;  
ciężnienie 0,2MPa; wydajność 10l/s  
- zasięg projektowanych hydrantów p.poż.

PROJEKT	BUDOWA SIECI WODOCIĄGOWEJ ŁĄCZĄCEJ SIECI WODOCIĄGOWEJ W MIEJSCOWOŚCIACH SERBY - SERBY STARE	skala: 1:500
INWESTOR	GINNA GŁOGÓW UL. PIASKOWA 1, 67-200 GŁOGÓW	data: 07.2018
ADRES INWESTYCJI	SERBY, DZ. NR 54/1, 57/1, 58/1, 58/2, 58/3, 58/4, 58/5, 58/6, 58/7, 58/8, 58/9, 58/10, 58/11, 58/12, 58/13, 58/14, 5. ODR. 0013 STARE SERBY, JEDN. EWID. 02002, 2, GŁOGÓW; GMINA GŁOGÓW.	
TEMAT WYKONU	PROJEKT ZAGOSPODAROWANIA TERENU I ZAGOSPODAROWANIA WODOCIĄGOWEGO	1:3
PROJEKTANT	INŻ. DANUTA ZIELIŃSKA ul. Dąbrowskiego 10, 67-200 Głogów wzrost: 1,65m, masa ciała: 65kg, data urodzenia: 1980-05-15, adres: ul. Dąbrowskiego 10, 67-200 Głogów	

uzgodniam przebieg  
projektowanej sieci  
wodociągowej

Z up. WÓJTA  
Alina Kaleta  
Kierownik Referatu Środowiska I Dróg

64