


**PROFIL POPRZECZNY- SKRZYŻOWANIE Z ROWEM**  
działka nr 239

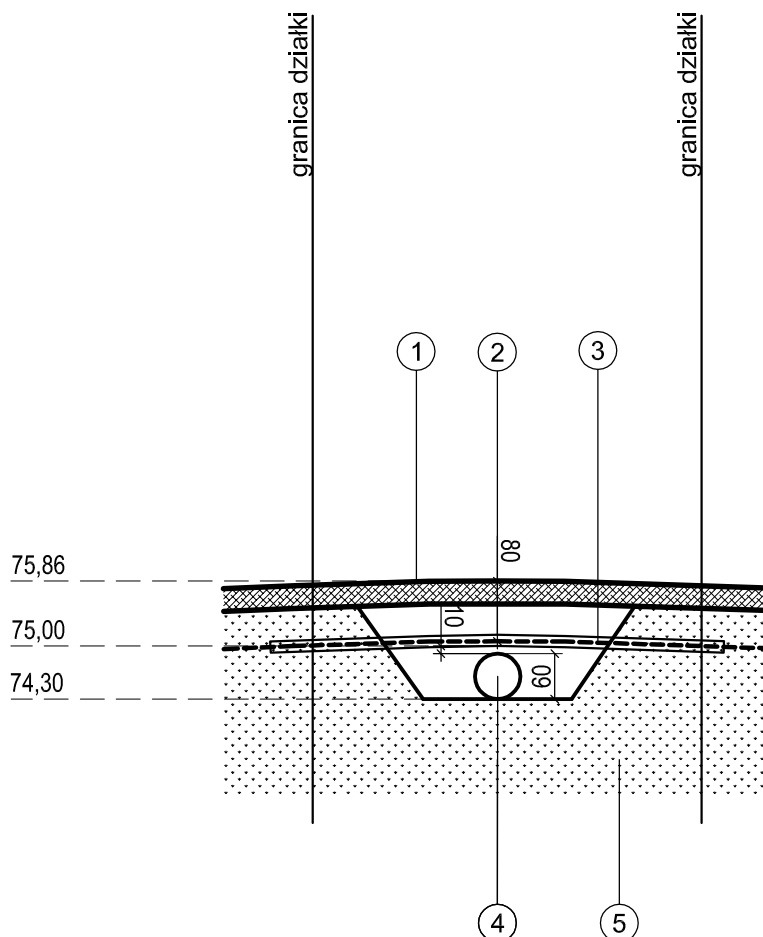

**LEGENDA**

Skrzyżowanie z rowem wykonać metodą wykopu otwartego.

1. droga gruntowa - utwardzona
2. proj. osłona rurowa SRS-75 dł. 6m
3. projektowany kabel nN 0,4kV
4. istniejąca rura stalowa Ø 600 pod drogą na dnie rowu
5. teren zielony - skarpa rowu

ZAKŁAD USŁUG PROJEKTOWO-BUDOWLANYCH

**ELEKTRA**

inż. Jadwiga Siedlecka, 67-200 Głogów, ul. Księcia Jana II 12  
tel. 76-833-45-94, kom. 601-88-27-03, email: js\_elektra@op.pl

Objekt :	Budowa kablowej sieci oświetleniowej - Kategoria XXVI		
Zadanie:	<b>Budowa oświetlenia w Wilkowie</b>		
Adres :	Jednostka ewidencyjna <b>020302_2</b> , Obręb <b>0017 Wilków</b> , działki nr <b>176, 225, 227, 239</b>		
Inwestor :	Gmina Głogów, ul. Piaskowa 1, 67-200 Głogów		
Rysunek :	<b>Profil poprzeczny - Skrzyżowanie z rowem</b>		
Projektant : upraw. bud. 156/90/Lw	inż. <b>Jadwiga Siedlecka</b> do projekt. w spec. instal.-inżynier. w zakresie sieci niskiego napięcia i instalacji elektrycznych	Podpis : 	Projekt Nr : PW-378-2019
			Data : 10.12.2019r.
			Skala : 1:100
			Rys. Nr : <b>E-3</b>