

PAŃSTWOWY POWIATOWY
INSPEKTOR SANITARNY
GŁOGÓW, ul. Piotra Skargi 4
tel. (0-76) 72-72-595
fax (0-76) 72-72-595
e-mail: i.s.44@poczta.onet.pl, id.379479324

ZNS-71-16-2/BD/20

UZGODNIENIE

Na podstawie art. 3 pkt 2 i art. 10 ust. 1 pkt 3 ustawy z dnia 14 marca 1985r. o Państwowej Inspekcji Sanitarnej (t.j. Dz. U. z 2019r., poz. 59 z późn. zm.) Państwowy Powiatowy Inspektor Sanitarny w Głogowie po zapoznaniu się z wnioskiem Autorskiej Pracowni Projektowej PROMA-BUD Adam Mordalski, ul. Grodzka 4, 67-200 Głogów z dnia 6 lipca 2020r. dotyczącym uzgodnienia projektu budowlanego pn „Przebudowa pomieszczeń budynku szkoły w Serbach pod potrzeby kuchni oraz biura”, Serby, ul. Ogrodowa, dz. nr 103/2, obręb 0012 Serby

u z g a d n i a

projekt budowlany pn. „Przebudowa pomieszczeń budynku szkoły w Serbach pod potrzeby kuchni oraz biura”, Serby, ul. Ogrodowa, dz. nr 103/2, obręb 0012 Serby pod względem wymagań higienicznych i zdrowotnych.

Uzasadnienie.

Przedmiotem uzgodnienia jest dokumentacja budowlana przebudowy budynku szkoły w Serbach przy ul. Ogrodowej (pomieszczenia parteru segmentu C) dla potrzeb organizacji kuchni z zapleczem oraz pomieszczeń administracyjnych.

Projekt budowlany obejmuje architekturę i konstrukcje oraz branżę sanitarną, w tym instalację wentylacji mechanicznej.

Dokumentacja budowlana uwzględnia istniejące uwarunkowania budowlane budynku oraz założenia technologiczne. Projekt spełnia wymagania techniczno-sanitarne określone w rozporządzeniu Ministra Infrastruktury z dnia 12 kwietnia 2002r. w sprawie warunków technicznych, jakim powinny odpowiadać budynki i ich usytuowanie (Dz. U. z 2019r., poz. 1065).

PAŃSTWOWY POWIATOWY
INSPEKTOR SANITARNY

W GŁOGÓWIE
mgr inż. Włodzisław Chodorowski


Otrzymują:

1. Autorska Pracownia Projektowa PROMA-BUD Adam Mordalski, ul. Grodzka 4, 67-200 Głogów
2. ZNS a/a.

STAROSTWO POWIATOWE
w Głogowie (14)
ul. Sikorskiego 21
67-200 Głogów

Załącznik do opinii sanitarnej
z dnia 06.07.2020
Znak: 2.N.S.-71-16-2.2020

INSPEKTOR SANITARNY
mgr inż. Wiesław Chodura
ul. Sikorskiego 21
67-200 Głogów

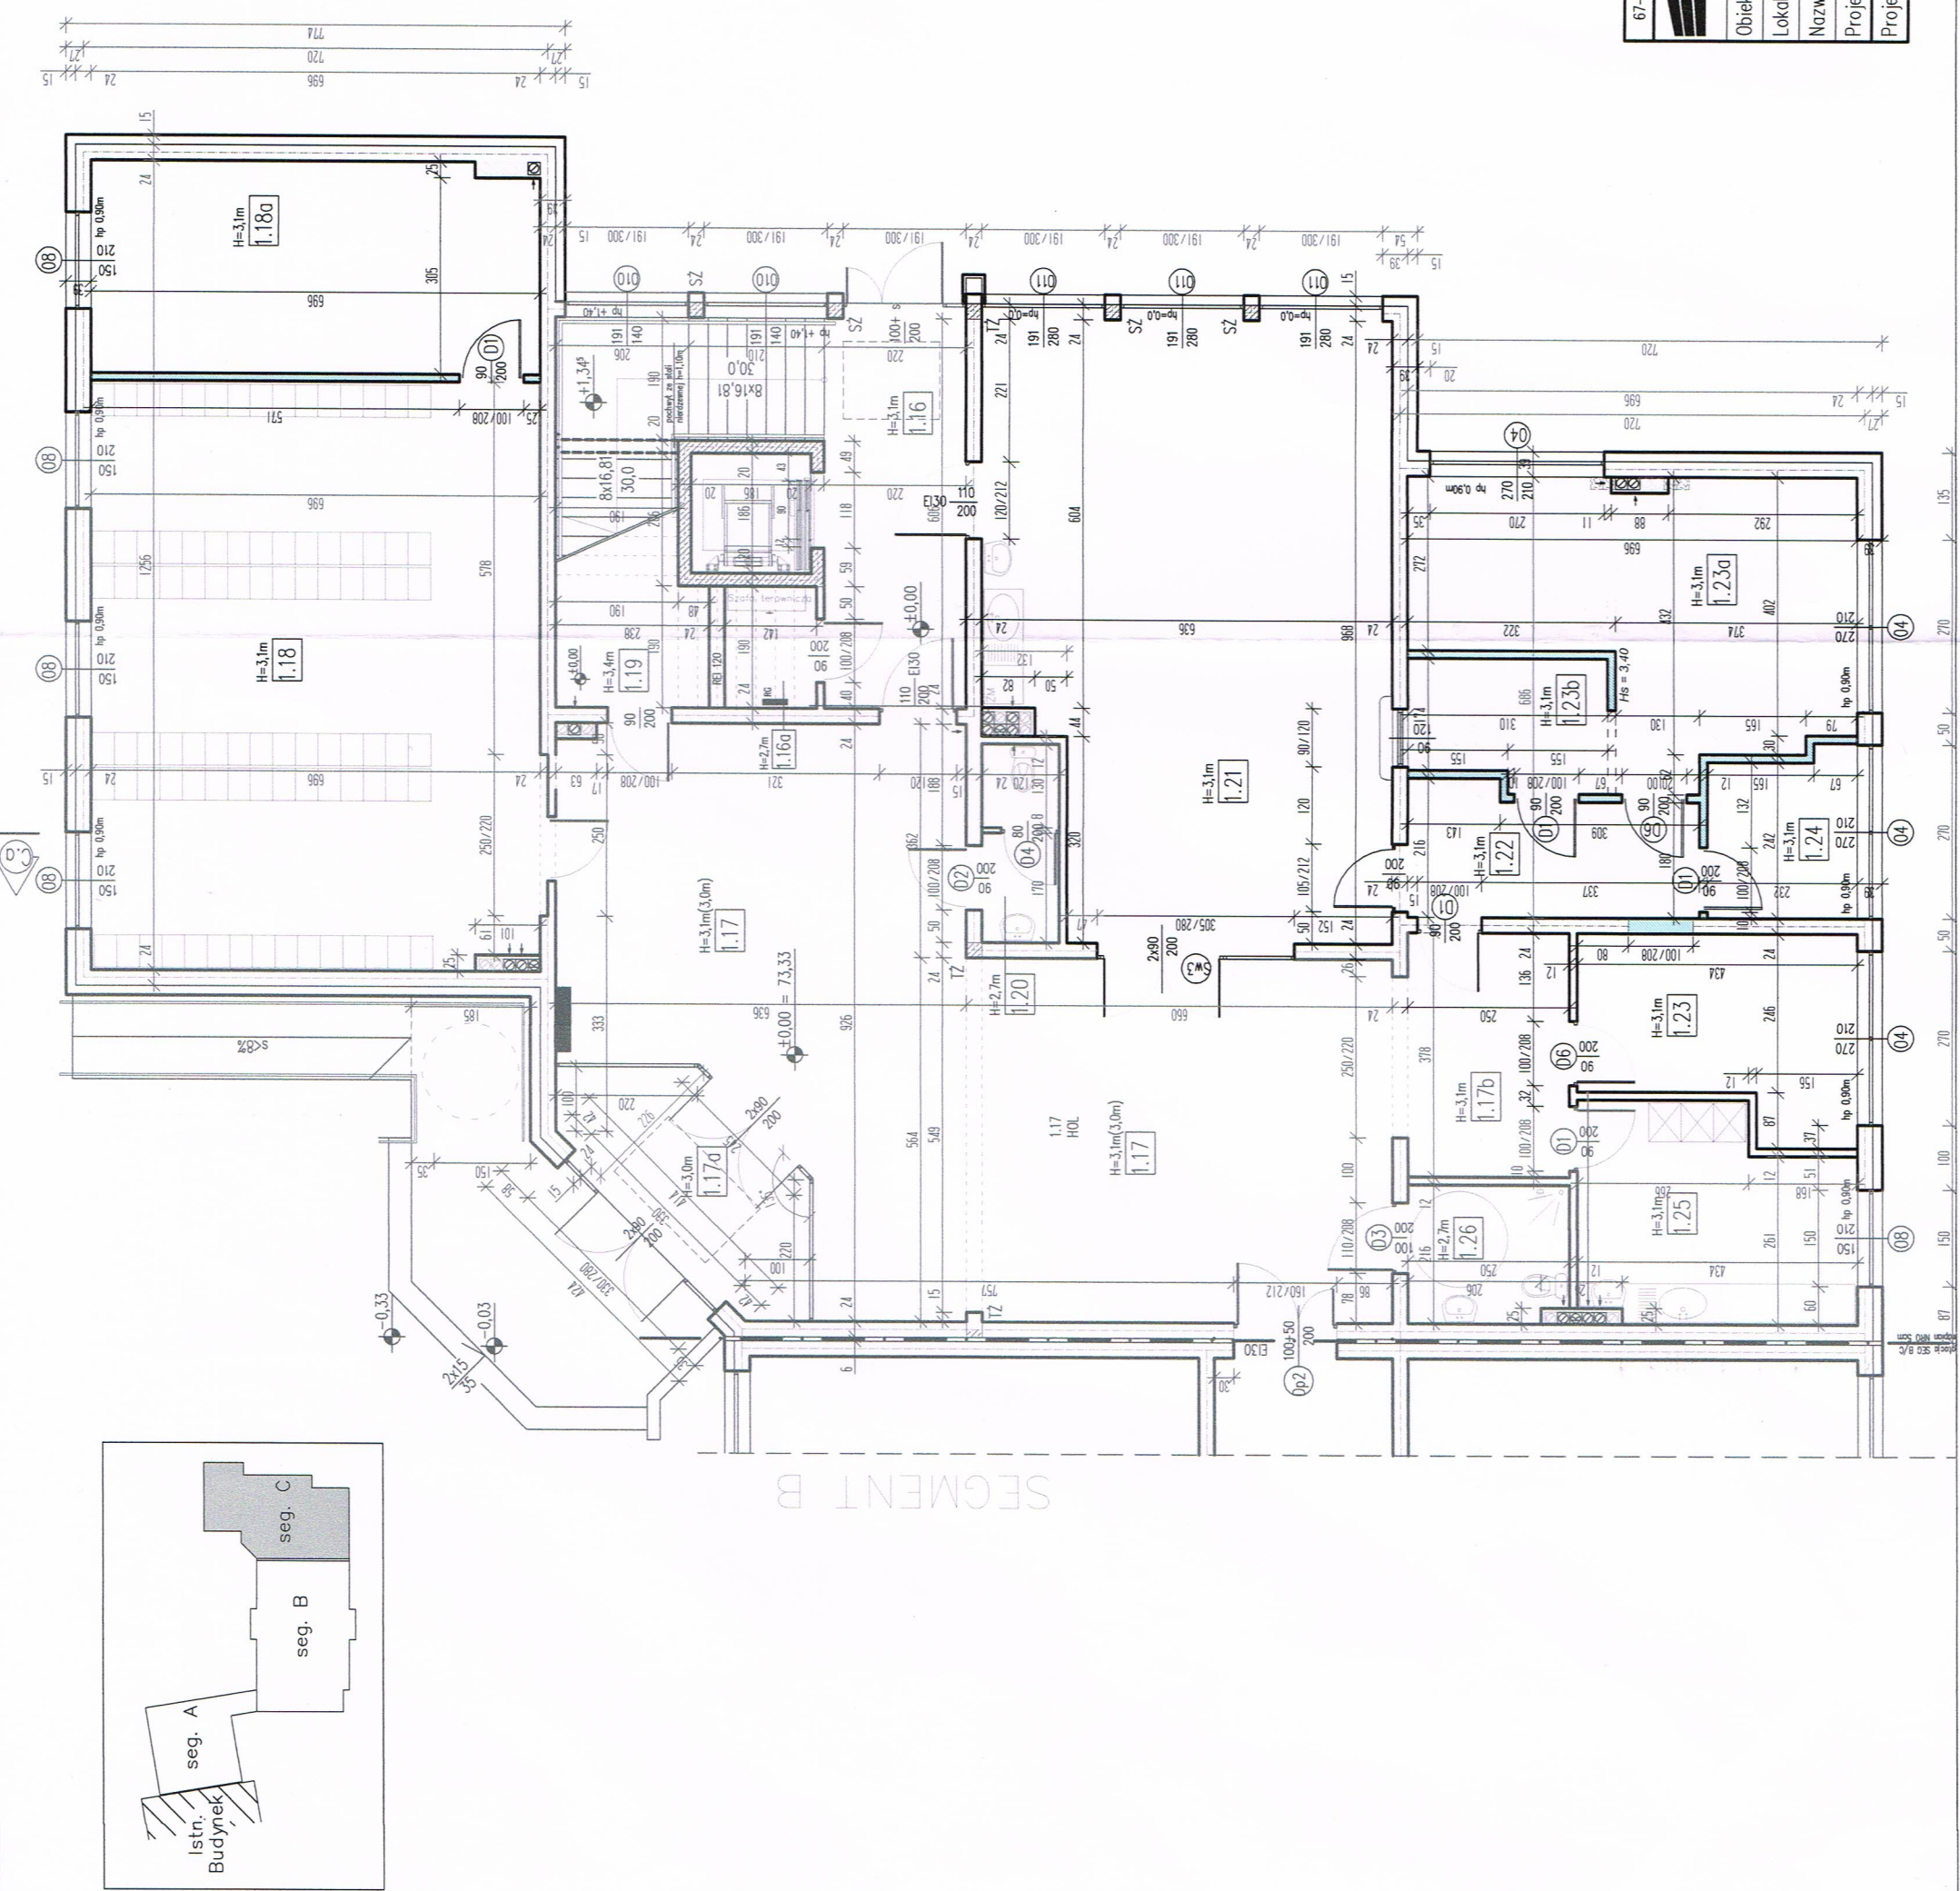

67-200 Głogów, ul. grodzka 4, Tel. 608594496 tel/fax 76 852-16-22, e-mail: biuro@proma-bud.pl		Branża: BUDOWLANA		Nr rys. A1	Skala: 1:100
AUTORSKA PRACOWNIA PROJEKTOWA PROMA-BUD Adam Kozłowski		Obiekt: Budynek oświaty i Przedszkola		Stadium: Stadium	
Lokalizacja: Serby, dz. 103/2, gm. Głogów		Nazwa rysunku: RZUT PARTERU - Seg.C - przebudowa		Data: 03.2020	
Projektant: mgr inż. arch. Barbara Mikołajczak		Upr. bud. 95/79/Zg spec. architek.		Podpis:	
Projektant: mgr inż. Adam Mordarski		Upr. bud. 74/005/10 spec. konstr.-bud.			

Załącznik do opinii sanitarniej z dnia 6.07.2020 Znak: ZNS-71-16-2/2020


PAŃSTWOWY POWIATOWY INSPEKTOR SANITARNY w Głogowie mgr inż. Wioletta Chodorowska

1.16	KL2 – komunikacja
13,33m ²	płytki gresowe
1.16a	pom. techn./sterow.
10,70m ²	płytki gresowe
1.17	Hall
8,68m ²	wykładzina tarkett
1.17a	Wiatrołap
9,65m ²	płytki gresowe
1.17b	Korytarz
10,05m ²	wykładzina tarkett
1.18	Szatnia (4 grupy)
63,36m ²	wykładzina tarkett
1.18a	Pom. biurowe
22,71m ²	wykładzina tarkett
1.19	Wózkownia
5,98m ²	płytki gresowe
1.20	WC personelu
3,70m ²	płytki gresowe
1.21	Jadalnia
56,98m ²	wykładzina tarkett
1.22	śluza keherska
8,65m ²	płytki gres
1.23	Magazyn
12,03m ²	wykładzina tarkett
1.23a	Kuchnia
25,26m ²	płytki gres
1.23b	Zmywalnia
5,95m ²	płytki gres
1.24	Obróbka jaj i warzyw
5,82m ²	płytki gres
1.25	Pom. socjalne
13,46m ²	wykładzina tarkett
1.26	WC+ Łaz NP
5,34m ²	wykładz. tarkett

STAROSTWO POWIATOWE w Głogowie (14) ul. Sikorskiego 21 67-200 Głogów

Wyposażenie z przeniesienia PP Wyposażenie z przeniesienia SP Wyposażenie nowe meble gastronomiczne Wyposażenie nowe urządzenia gastronomiczne

67-200 Głogów, ul. grodzka 4. Tel. 608594496 tel/fax 76 852-16-22, e-mail:biuro@proba-bud.pl	Bransza: TECHNOLOGIA	Nr rys: T1	Skala: ---
Obiekt: Budynek oświaty i Przedszkola			
Lokalizacja: Serby, dz. 103/2, gm. Głogów		Stadium: P.B.	Data: 03.2020
Nazwa rysunku: RZUT PARTERU – Seg.C – Technologia		Upr. bud. mgr inż. arch. Barbara Mikołajczak	Podpis: 95/79/7a spec. architekt
Projektant: mgr inż. Adam Mordarski			74/005/10 spec. konstr.-bud.

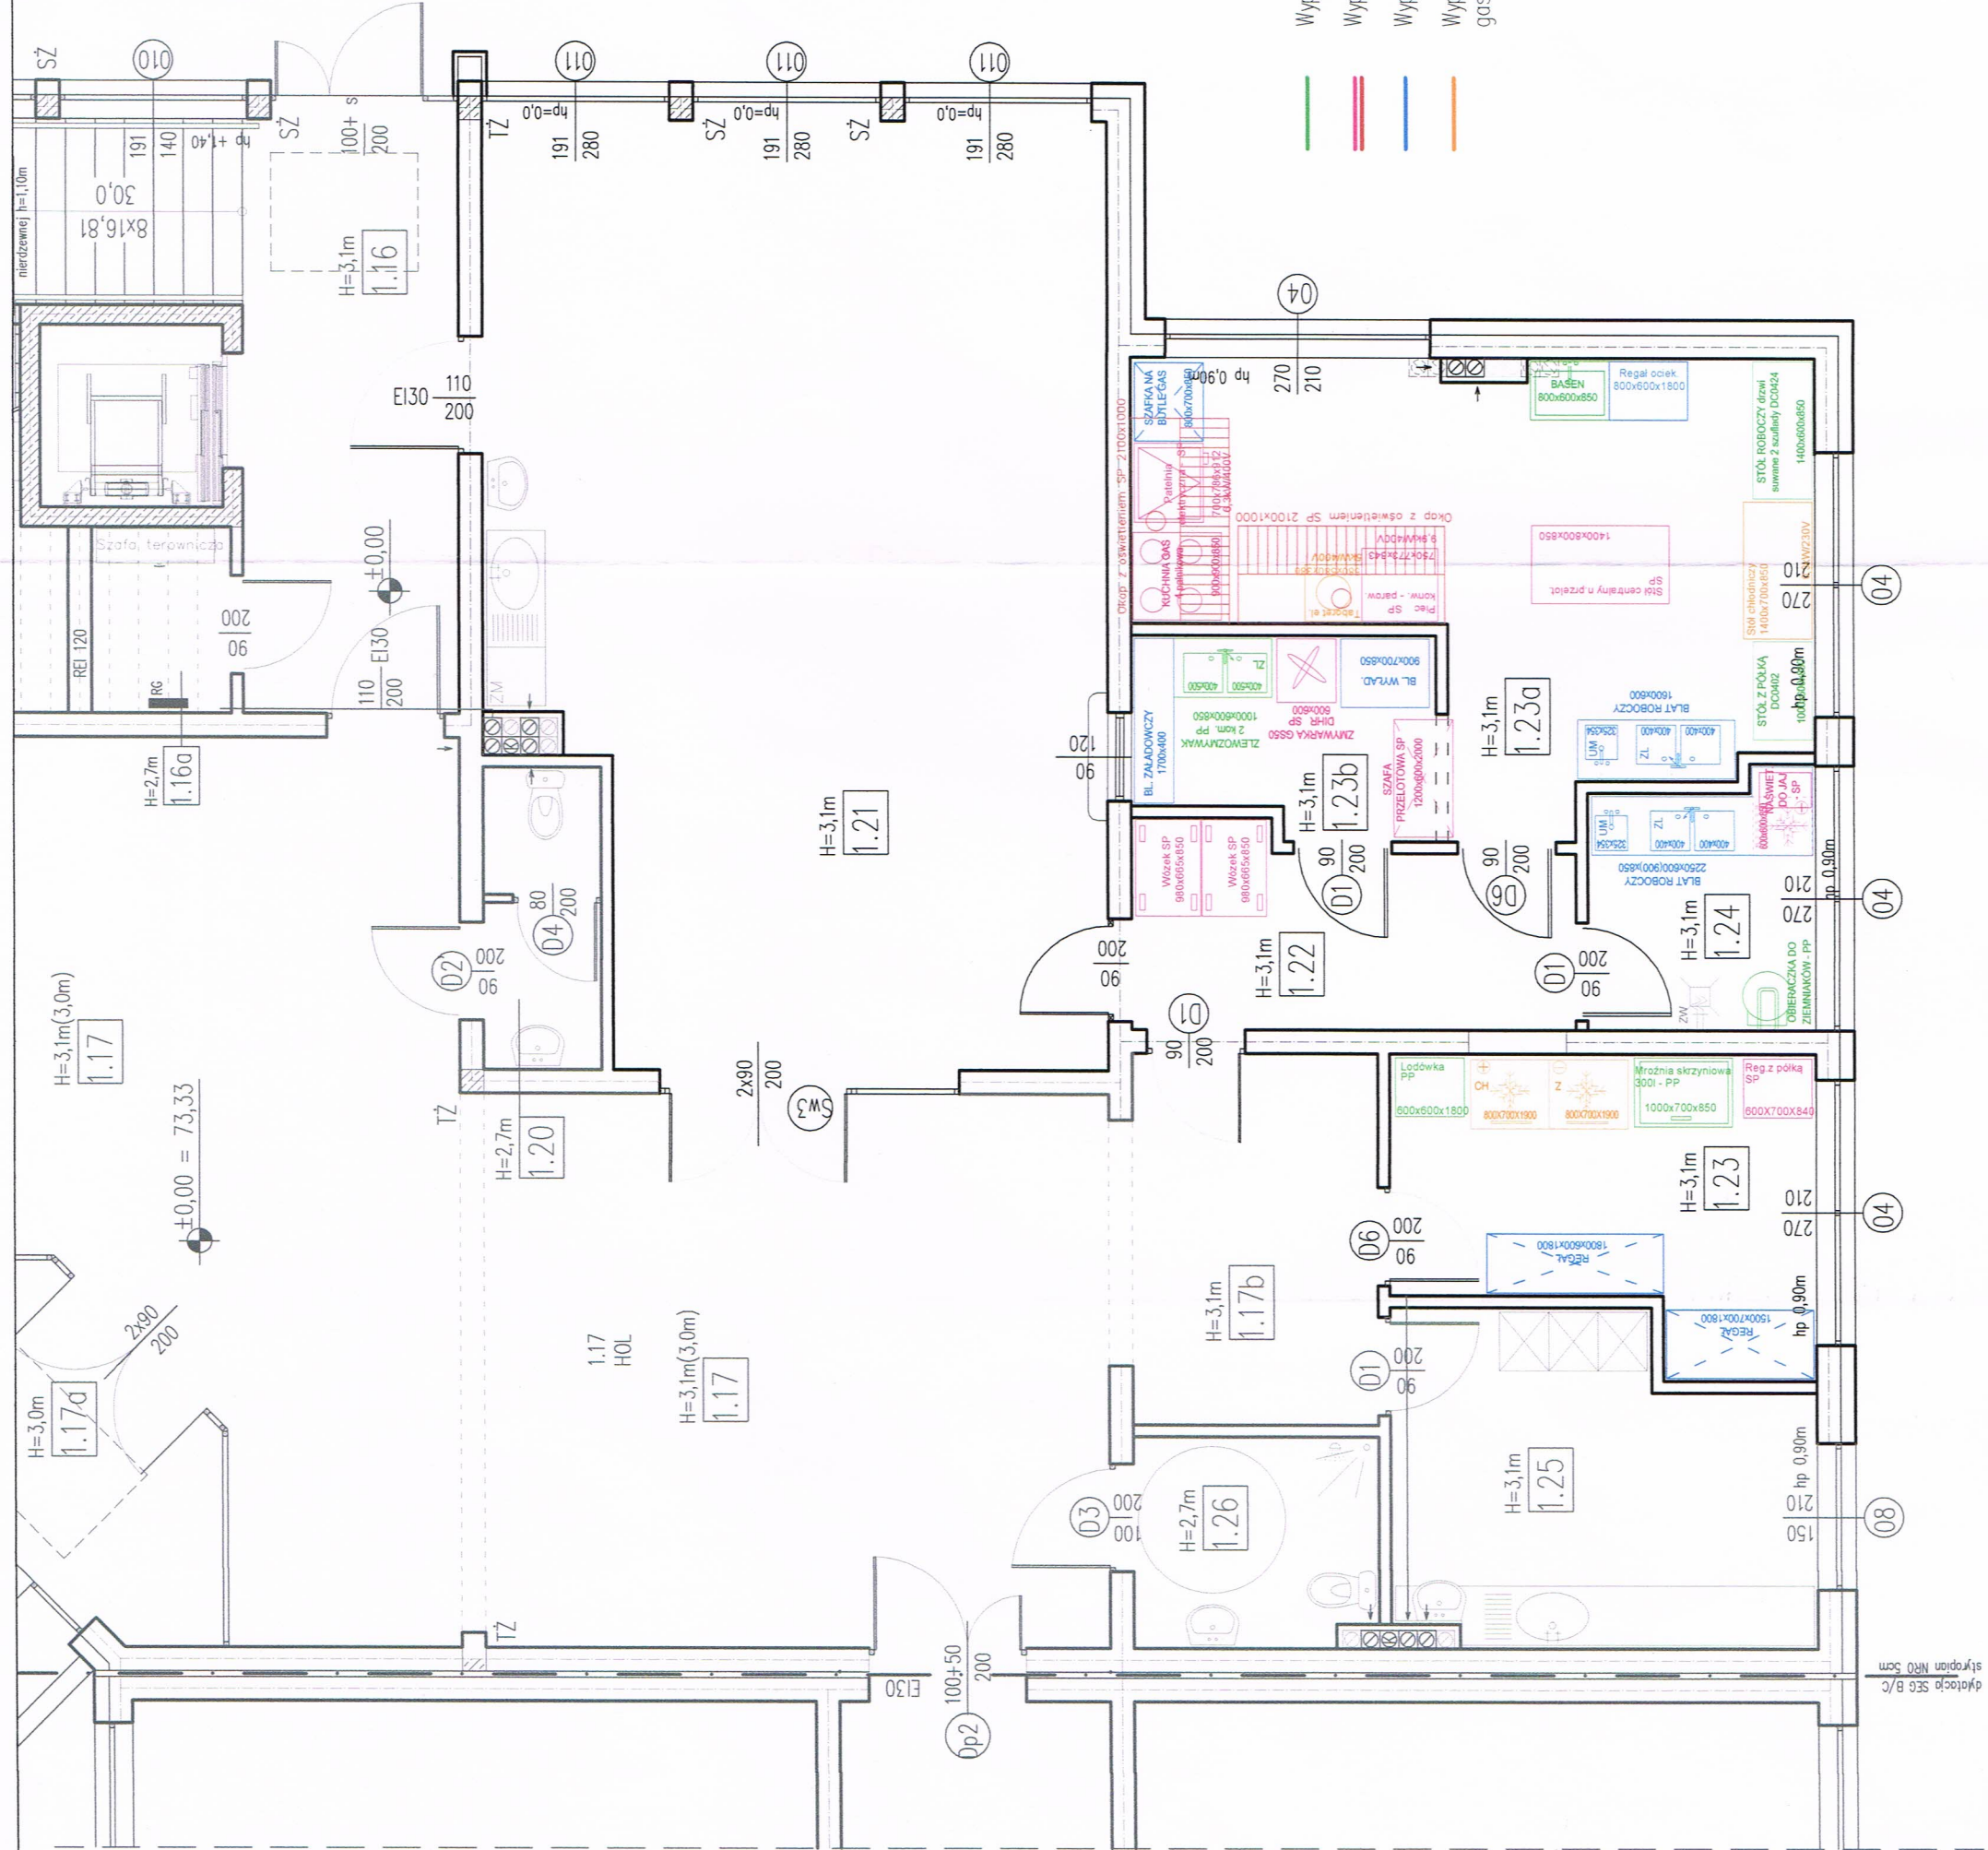

SEGMENT B

dyktando SEG B/C